


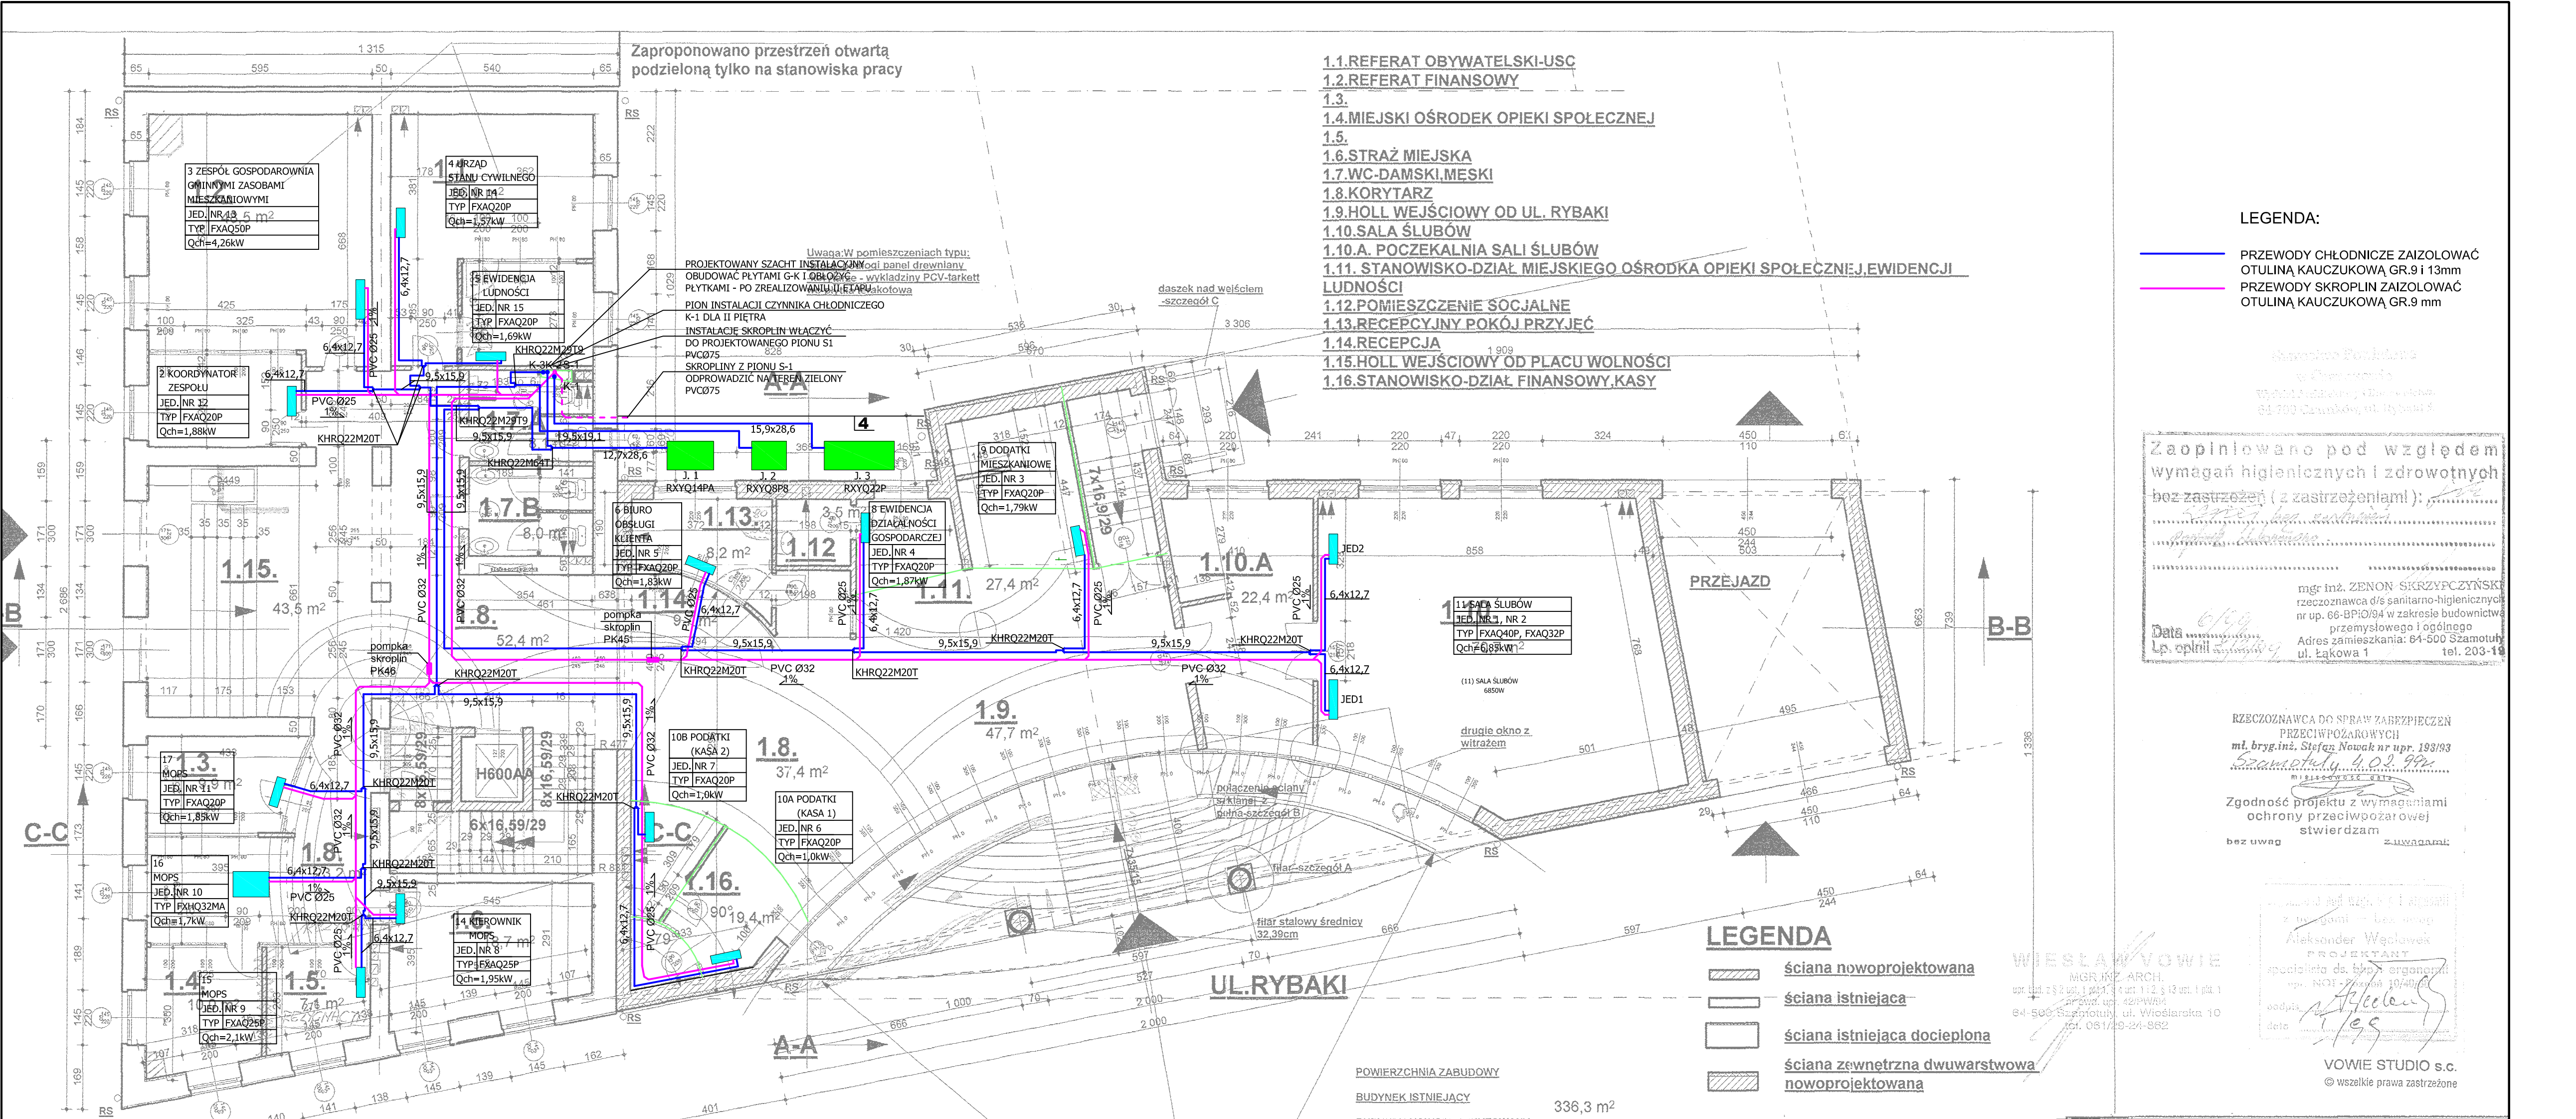

LEGENDA:

1. Agregat sprężarkowo-skrplający J.1 zasilający parter i I piętro część stara - pion K2 standardu DAIKIN typ RXYQ14PA
WYMIARY: HxWxD 1680x1240x765 mm
Qch=38 kW; Qgrz=34,8 kW; m=316 kg; P=13,4 kW
Realizacja w II ETAPIE:
- agregat obsługuje pomieszczenia na Parterze i na I Piętrze od strony południowej
2. Agregat sprężarkowo-skrplający J.2 zasilający parter i I piętro część nowa - pion K3 standardu DAIKIN typ RXYQ8P8
WYMIARY: HxWxD 1680x930x765 mm
Qch=19,6 kW; Qgrz=20,2 kW; m=187 kg; P=5,95 kW
Realizacja w II ETAPIE:
- agregat obsługuje pomieszczenia na Parterze i na I Piętrze od strony północnej
3. Agregat sprężarkowo-skrplający J.3 zasilający II piętro - pion K1 standardu DAIKIN typ RXYQ22P
WYMIARY: HxWxD 1680x1860x765 mm
Qch=64,6 kW; Qgrz=51 kW; m=480 kg; P=19,0 kW
Realizacja w I ETAPIE:
- agregat obsługuje pomieszczenia na II Piętrze w części S+N (starej i nowej)
4. Ogrodzenie z systemowego płotu - łatwodemontowne, H=1,8 m

PROJEKT PT -URZĄD MIASTA w CZARNKOWIE
RZUT PARTERU SKALA 1:100
RYS. NR 2

LEGENDA:

- PRZEWODY CHŁODNICZE ZAIZOLOWAĆ OTULINĄ KAUCZUKOWĄ GR.9 i 13mm
- PRZEWODY SKROPLIN ZAIZOLOWAĆ OTULINĄ KAUCZUKOWĄ GR.9 mm

Zaopiniowano pod względem wymagań higienicznych i zdrowotnych bez zastrzeżeń (z zastrzeżeniami):

mgr inż. ZENON SKRZYPCZYŃSKI
rzeczoznawca ds. sanitarno-higienicznych
nr up. 66-BPiO/94 w zakresie budownictwa przemysłowego i ogólnego
Adres zamieszkania: 64-500 Szamotuły ul. Łąkowa 1 tel. 203-19
Data: 6/6/99
Lp. opinii: 5/1999

RZECZOZNAWCA DO SPRAW ZABEZPIECZEN PRZECIWOPOŻAROWYCH
mgr inż. Stefan Nowak nr up. 193/93
Szamotuły, ul. Orla 2, 99-600
MISŁOWIEC 812

Zgodność projektu z wymaganiami ochrony przeciwpożarowej stwierdzam
bez uwag
Zawartość:

mgr inż. Włodzisław Wowie
z wyznaczeniem - bez uwag
Aleksander Wępiarek
PROJEKTANT
specjalista ds. techn. organizacji
upr. NCBP - Poznań 10/40/00
sędzia
data: 1/6/99

WOWIE STUDIO s.c.
© wszelkie prawa zastrzeżone



OBIEKT

URZĄD MIEJSKI W CZARNKOWIE
Pl. Wolności 6, 64-700 CZARNKÓW
Dz. nr 807 i 808

INWESTOR

URZĄD MIEJSKI W CZARNKOWIE
Pl. Wolności 6
64-700 CZARNKÓW

TEMAT

INSTALACJA KLIMATYZACJI
BUDYNKU URZĘDU MIASTA

SEZUP Clima sp. z o.o.

PRACOWNIA PROJEKTOWA

64-920 Pila, ul. Długosza 25

tel. 067 352 05 66 fax 067 352 05 60

e-mail: pracownia@sezup.com.pl

INDEKS	DATA	PRZEDMIOT MODYFIKACJI	PODPIS	
NAZWA RYSUNKU INSTALACJA KLIMATYZACJI RZUT PARTERU				
OPRACOWAŁ	mgr inż. Michał BEDNAREK			
PROJEKTOWAŁ	mgr inż. Rafał DREZE upr. bud. do projektowania bez ograniczeń w spec. instalacyjnej w zakresie sieci, instalacji i urządzeń cieplnych, wentylacyjnych, gazowych, wodociągowych i kanalizacyjnych		NR UPRAWNIEN WKP/0149/PWOS/09	
SPRAWDZIŁ	mgr inż. Jakub BEDNAREK upr. bud. do projektowania bez ograniczeń w spec. instalacyjnej w zakresie sieci, instalacji i urządzeń cieplnych, wentylacyjnych, gazowych, wodociągowych i kanalizacyjnych		NR UPRAWNIEN WKP/0148/PWOS/09	
KOD	STADIUM	BRANŻA	DATA	SKALA
SP154	PB	KLIMATYZACYJNA	12 2010	1:100
			INDEKS	NR RYS.
			A	03