


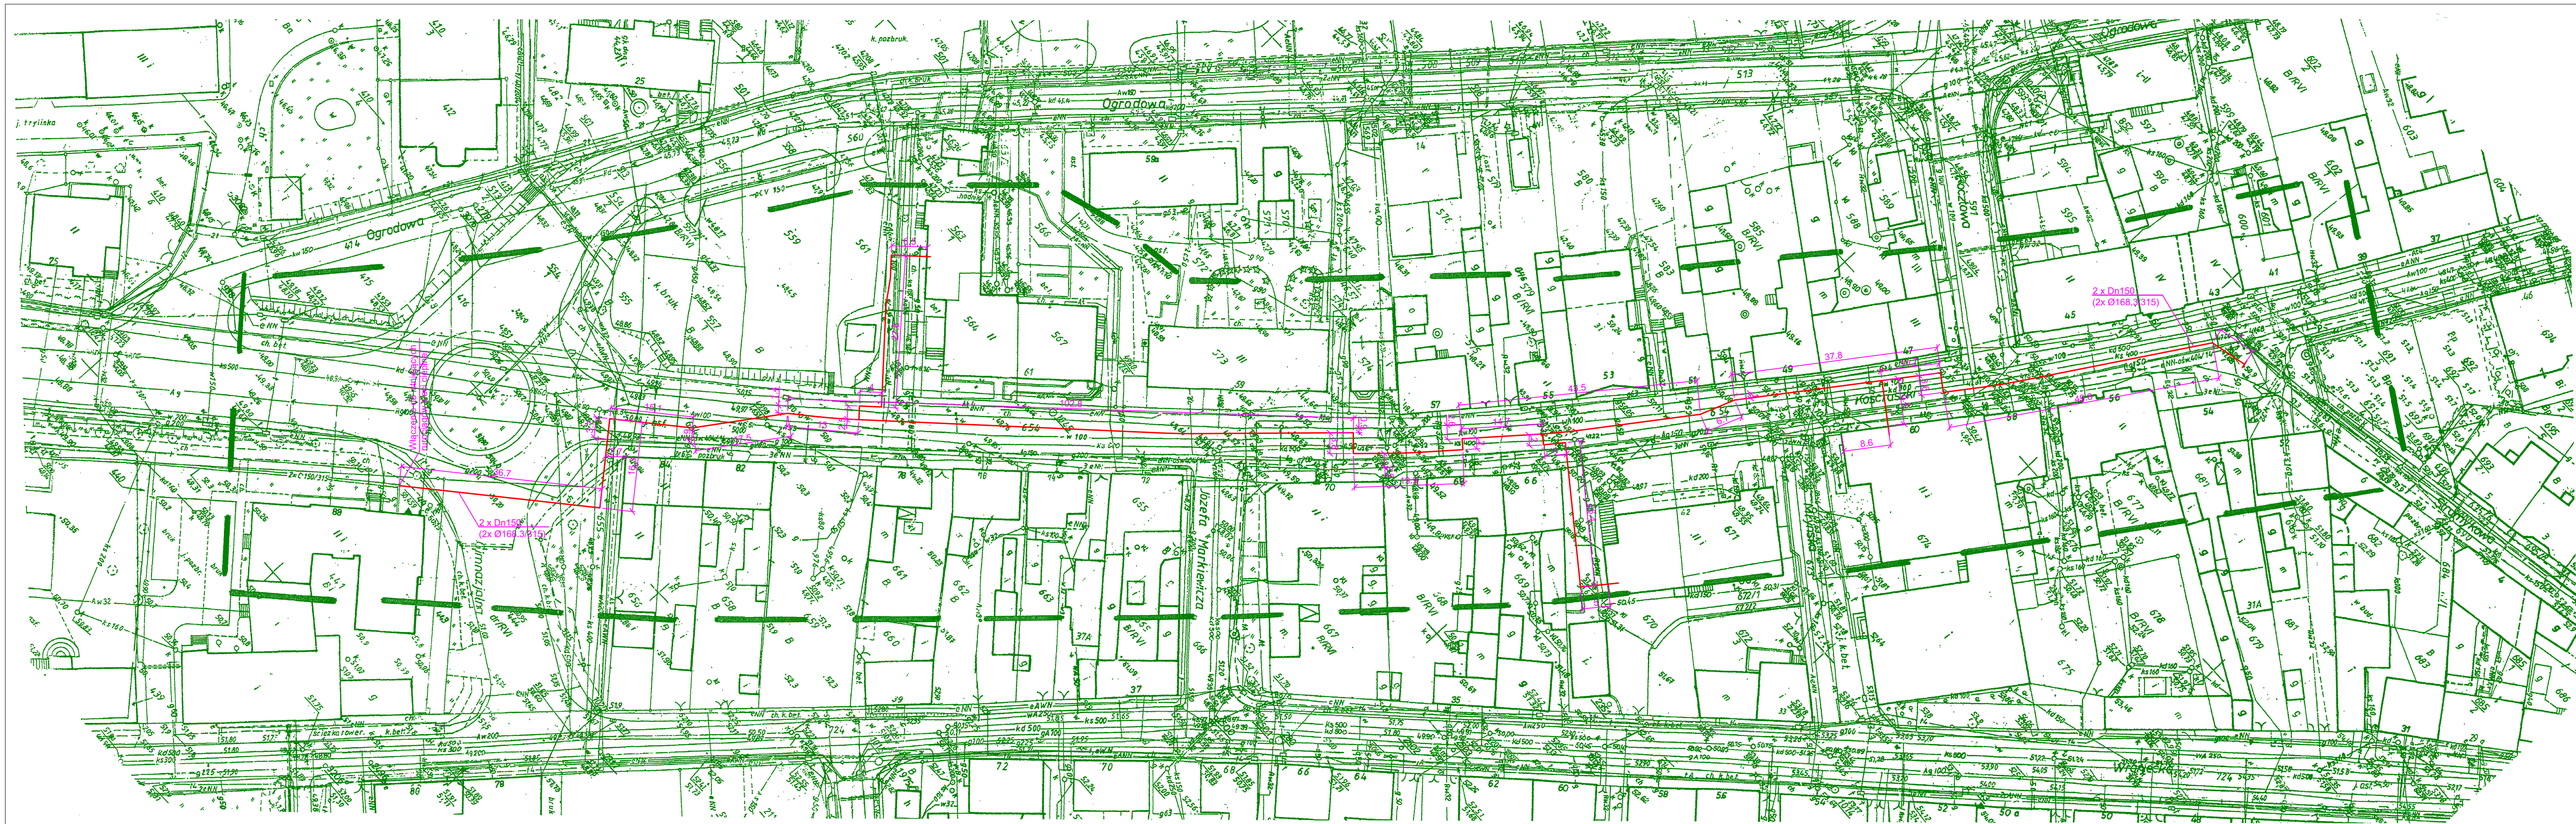

Kopia mapy zasadniczej

skala 1 : 500
godło mapy: 402.434.102.1
402.434.102.2
402.434.102.3
402.434.102.4

Woj. wielkopolskie
Powiat: czarnkowsko - trzcianecki
Jednostka ewidencyjna: 300201_1, Czarnków
Obręb: 0001, m. Czarnków
Ulica: T. Kościuszki

Układ współrzędnych: „1965”
Układ odniesienia: Kronsztadt

Stan na dzień: 22 - 12 - 2014

Nr zam. GK.C.6640.1111.2014

Wykonał :
Firma Handlowo - Usługowa „MARKO”
Marek Horoszkiewicz
Geodeta uprawniony 17508
Ul. Myśliwska 2 tel. 258-59-52
64 - 700 Czarnków kom.0608-114-806

Kierownik robót
geodeta uprawniony 19950
Tomasz Jankowski

Legenda:
projektowane rurociągi ciepłe

Poświadczam się, że niniejszy dokument został opracowany w wyniku prac geodezyjnych i kartograficznych, których rezultaty zawiera operat techniczny wpisany do ewidencji materiałów państwowego zasobu geodezyjnego i kartograficznego

STAROSTA CZARNKOWSKO - TRZCIANECKI

3002 358 12-1-2015
(Identyfikator ewidencyjny materiału zasobu - operatu technicznego)

08 STY 2015
(Data wpisania do ewidencji państwowego zasobu geodezyjnego i kartograficznego)

mgr inż. Waldemar Koneczka
GEODETA POWIATOWY
(Imię, nazwisko, podpis, data, numer uprawnień)

Projekt:	Budowa sieci ciepłej wraz z przyłączami do budynków na działkach nr: 441, 442, 444, 655, 654, 690, 561, 563/1, 670, 671, 674.		
Inwestor:	Geotermia-Czarnków Sp. z o.o. Os. Parkowe 27 64-700 Czarnków		
Temat rys.:	Projekt zagospodarowania terenu		
Projektował	02.2015r.	mgr inż. Waldemar Koneczka mgr inż. WPKP0278/PK02504	Format
Sprawił	02.2015r.	inż. Grzegorz Górka mgr inż. WPKP0287/PK02507	Podziałka
2015	Data	Nazwisko	1:500
santherm Waldemar Koneczka, ul.Łąkowa 2, 64-720 Lubasz			NR RYS. 1